



Planta Baixa
Escala: 1/100

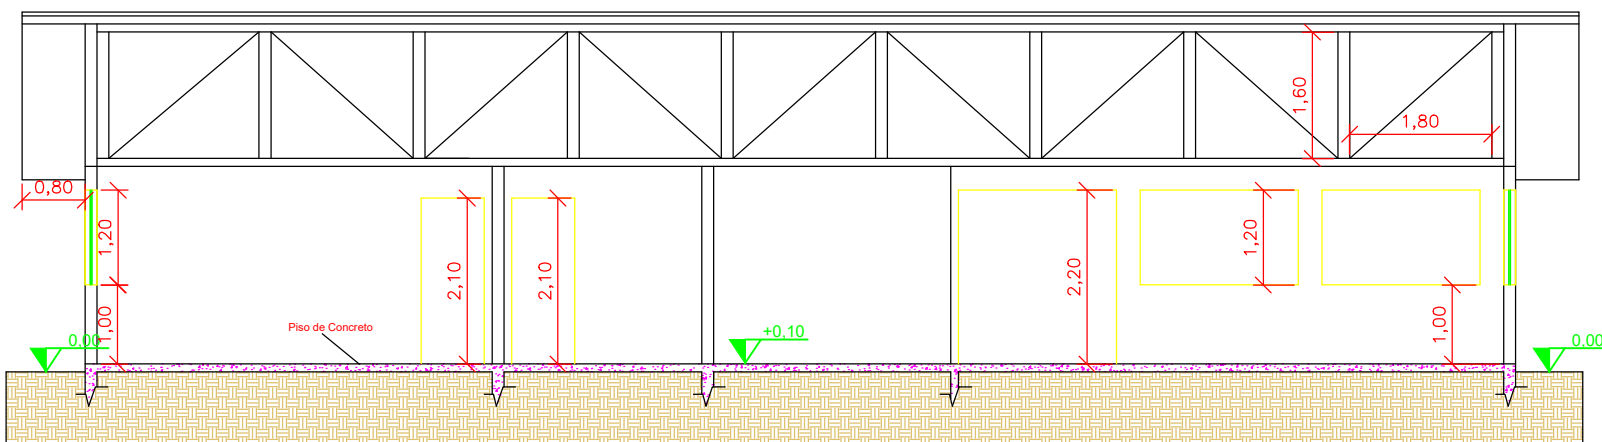

Corte AA
Esc.1/100

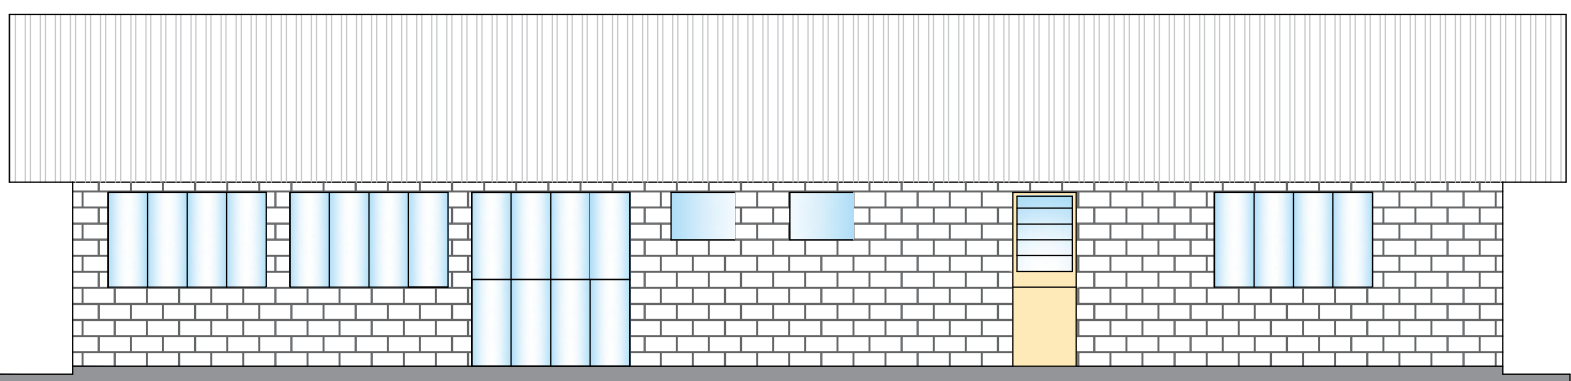



Fachada Frontal
Escala 1/100

LEGENDA

SÍMBOLO	DESCRIÇÃO
	EXTINTOR PORTÁTIL DE PÓ QUÍMICO SECO (PQS ABC) - 12KG / 3-A : 40-BC
	EXTINTOR PORTÁTIL DE PÓ QUÍMICO SECO (PQS) - 12KG / 40-BC
	ROTA DE FUGA - SAÍDA FINAL
	ROTA DE FUGA - DIREÇÃO A SEGUIR
	PONTO DE ILUMINAÇÃO DE EMERGÊNCIA COM 02 LÂMPADAS FLUORESCENTES 9W

TABELA 2 - Sinalização de orientação e salvamento			
12			Indicação do sentido (esquerda ou direita) de uma saída de emergência Dimensões mínimas: L = 2,0 H
13		Saída de emergência	Indicação do sentido (esquerda ou direita) de uma saída de emergência Dimensões mínimas: L = 2,0 H
14			Indicação de uma saída de emergência a ser atendida acima da porta, para indicar o seu acesso
16		Saída de emergência	Indicação da saída de emergência, utilizada como complementação do pictograma fotoluminescente (seta ou imagem, ou ambos)

TABELA 3 - Sinalização de Equipamentos			
04		Extintor de Incêndio	Indicação de localização dos extintores de incêndio

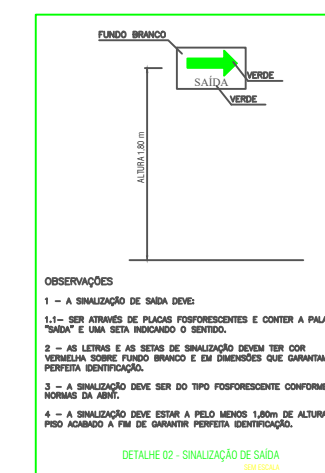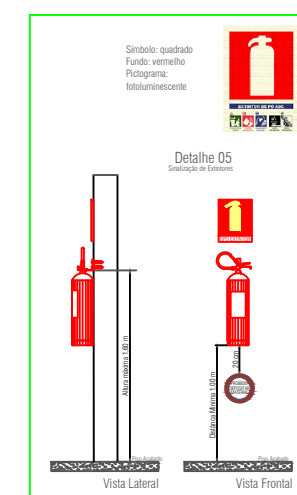

Projeto:		Projeto RPCI		
Obra:		Croqui de Imóvel Clube - ADVESC (Locação equipamentos de segurança conforme nbr 9050 e normas da CBMSC).		
Resp. Técnico:	Proprietário(a):		Prancha:	
Anderson José Cousseau Eng.Civil - Crea/SC - 159371-8	MUNICIPIO DE SAO CRISTOVAO DO SUL CNPJ: 95.991.261/0001-27		1/1	
Escala: Indicada	Desenho: Edenir Maia	Unidade: mm	Área Total: 270,00m²	Data: 19/08/2022